


CD CIRCUITO 1		
Circuito	Bitola	Disjuntor
1	1,5mm²	16A
2	4,0mm²	25A
3	2,5mm²	25A
4	2,5mm²	25A
5	4,0mm²	25A

CD CIRCUITO 2		
Circuito	Bitola	Disjuntor
1	4,0mm²	25A

Alimentação	3#10mm²	40A (TRIF.)
-------------	---------	-------------

CD CIRCUITO 3		
Circuito	Bitola	Disjuntor
1	1,5mm²	16A
2	2,5mm²	25A
3	4,0mm²	25A
4	2,5mm²	25A
5	4,0mm²	25A
6	4,0mm²	25A
7	4,0mm²	25A

LEGENDA	
	tomada alta 2,20
	tomada média 1,10
	tomada baixa 0,30
	interruptor simples 1,10
	interruptor duplo 1,10
	telefone 0,30
	internet 0,30

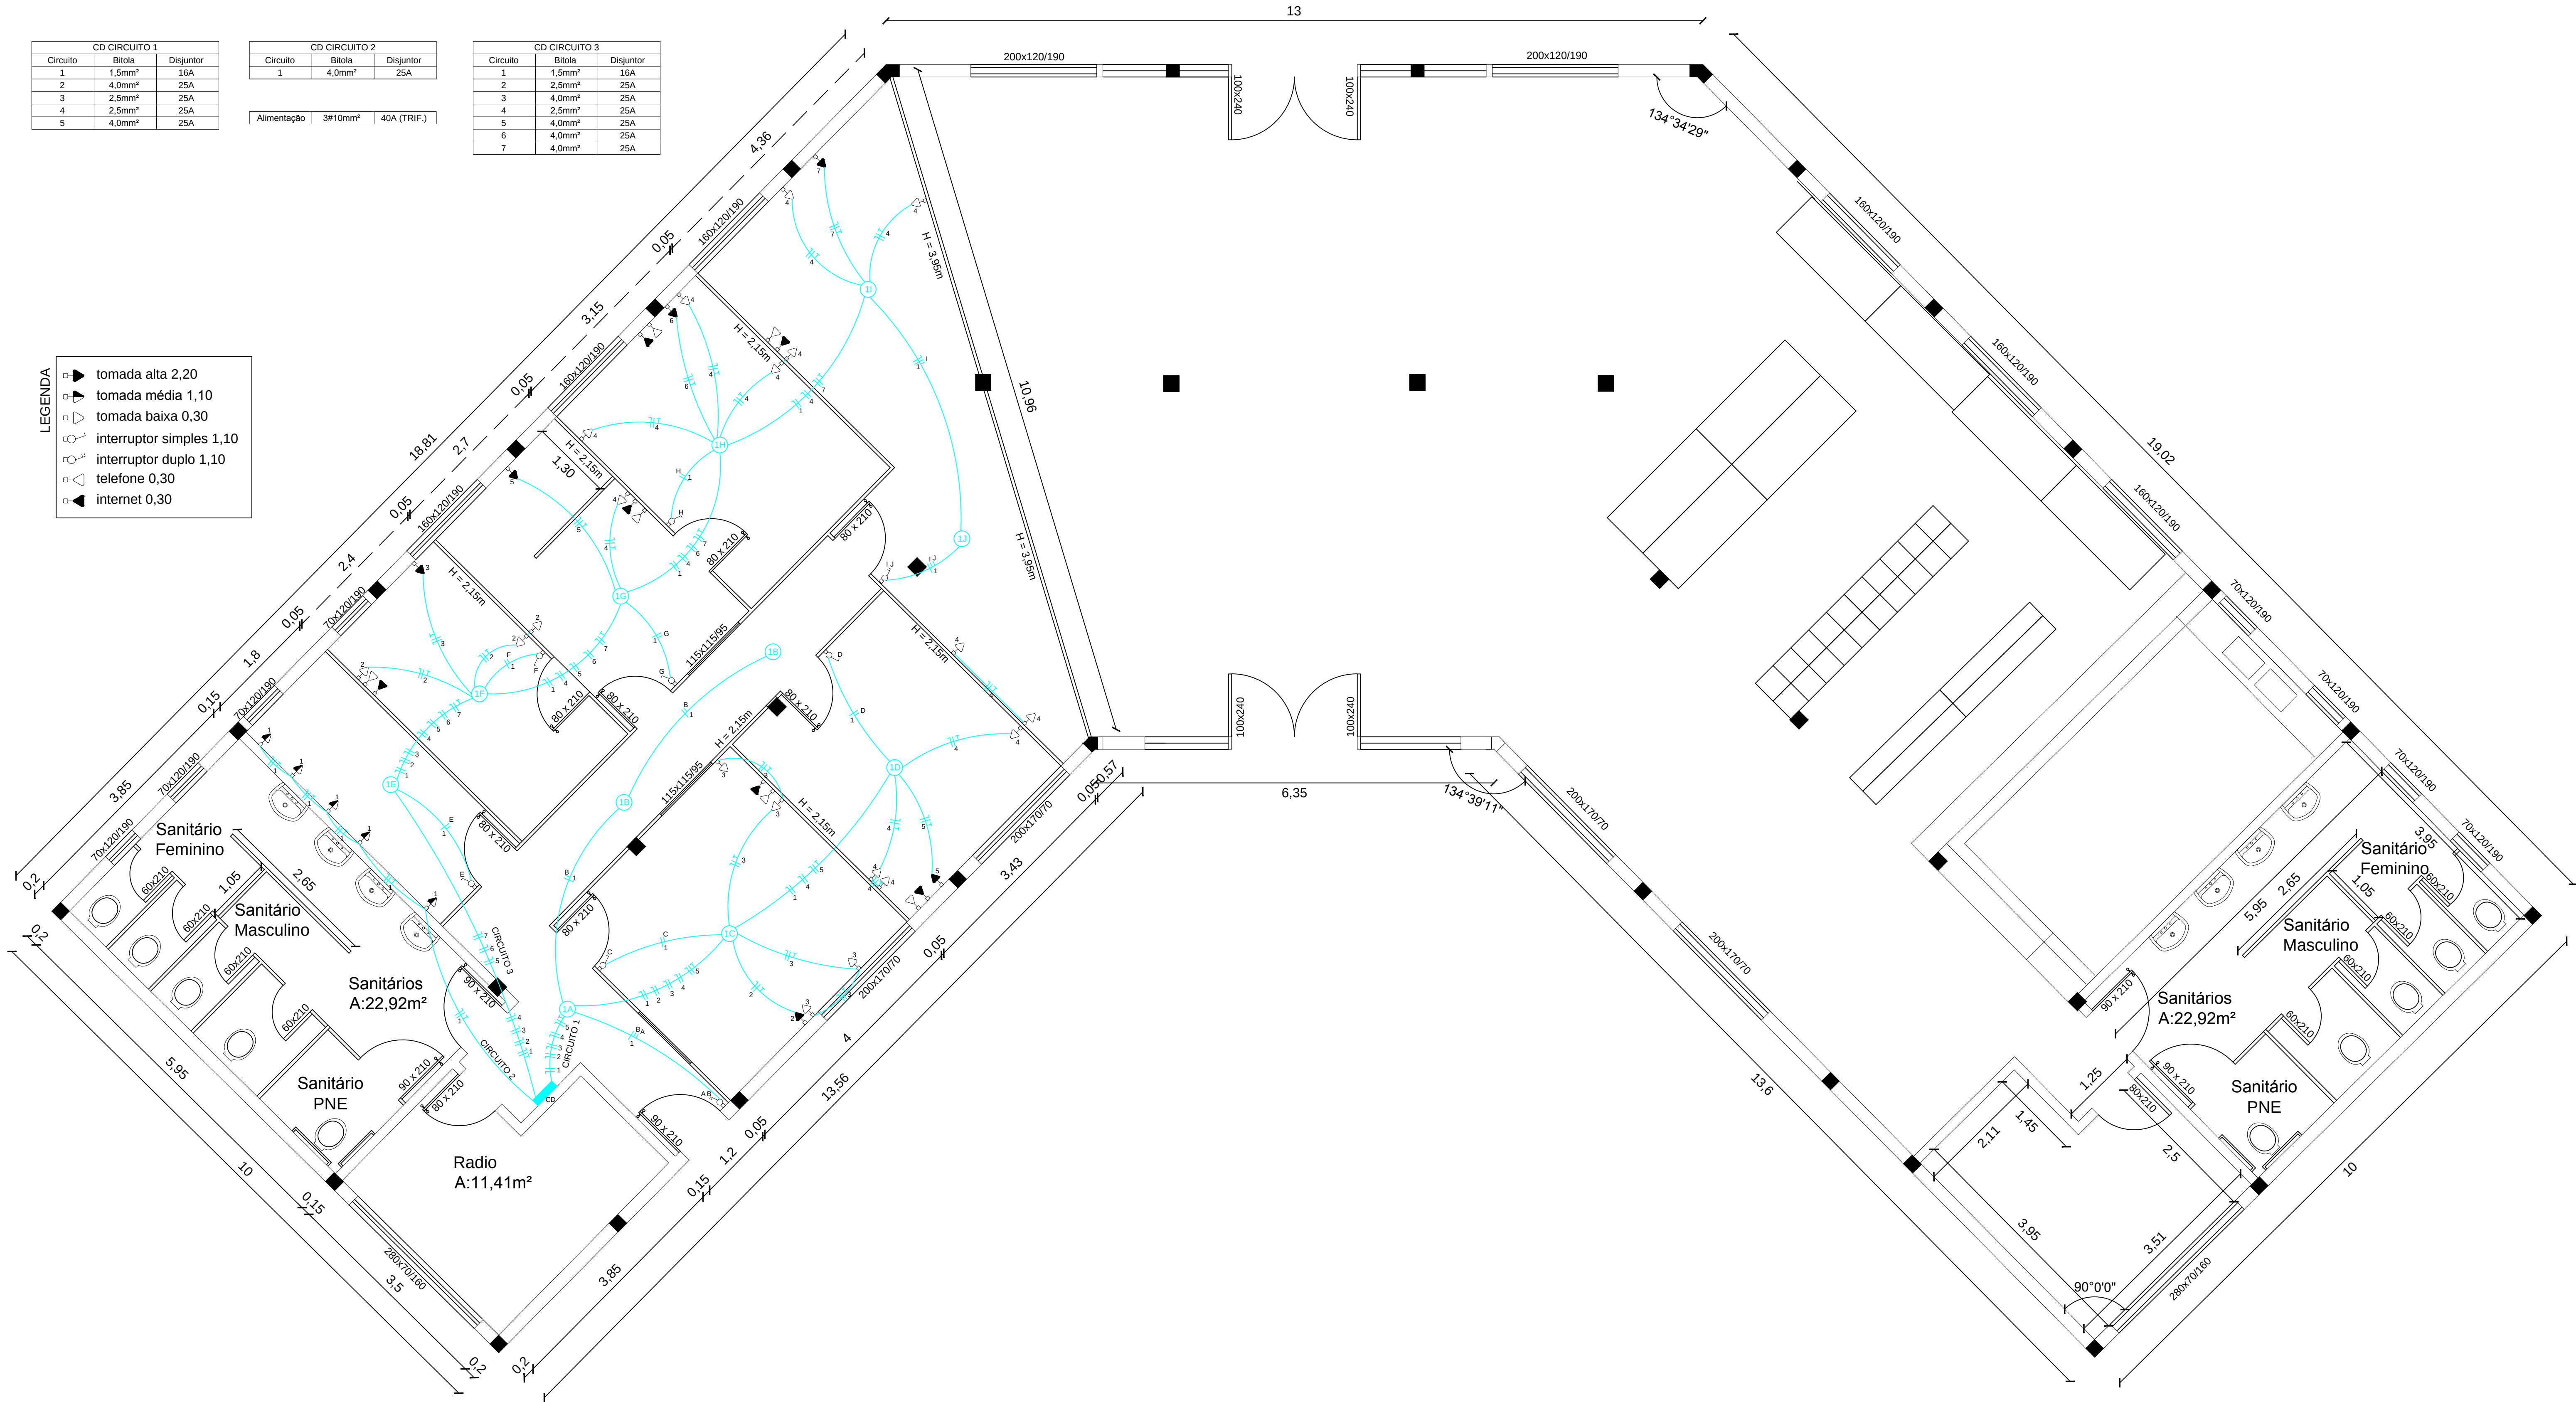

PREFEITURA MUNICIPAL
DE ITAARA-RS

Obra
REFORMA PRÉDIO PÚBLICO - FEIRITA

Projeto
PLANTA BAIXA ELÉTRICA

Cleio Vieira do Carmo
Prefeito Municipal

Eduardo David Lucca da Cunha
CREA/RS- 66279

U

Projeto
FEIRITA

Escala
1:50

Área

Data

MARÇO 2017