




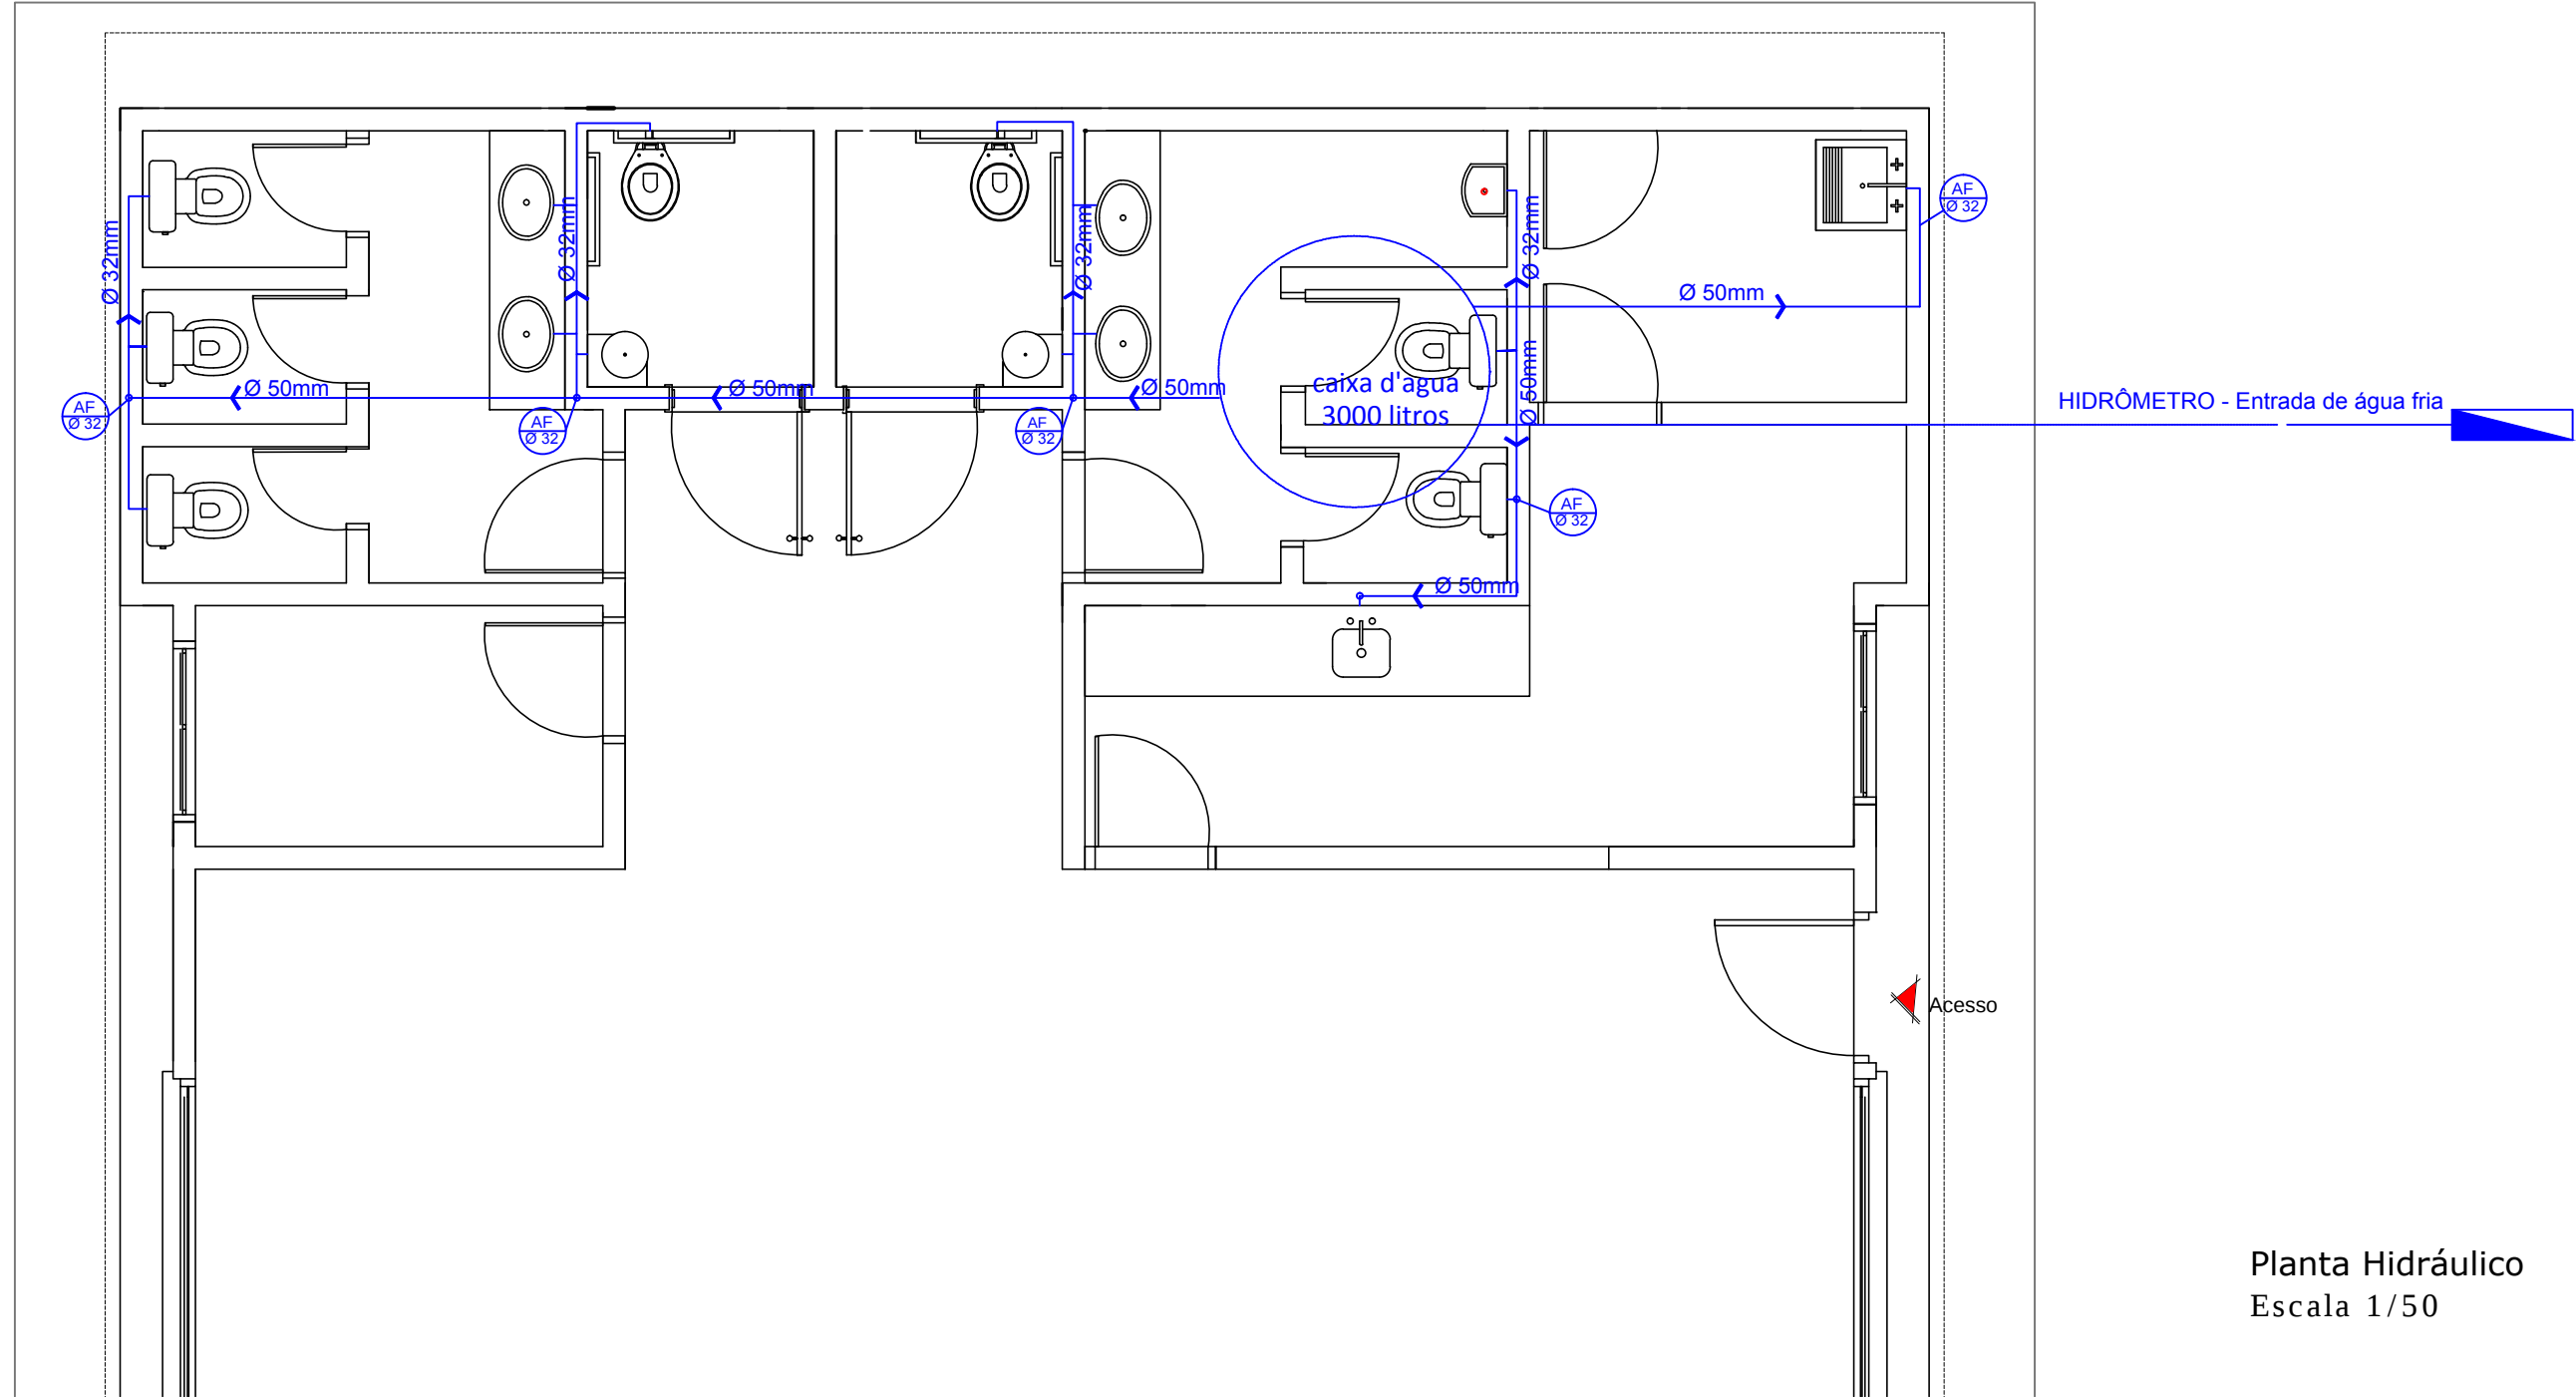

Planta Hidráulico
Escala 1/50

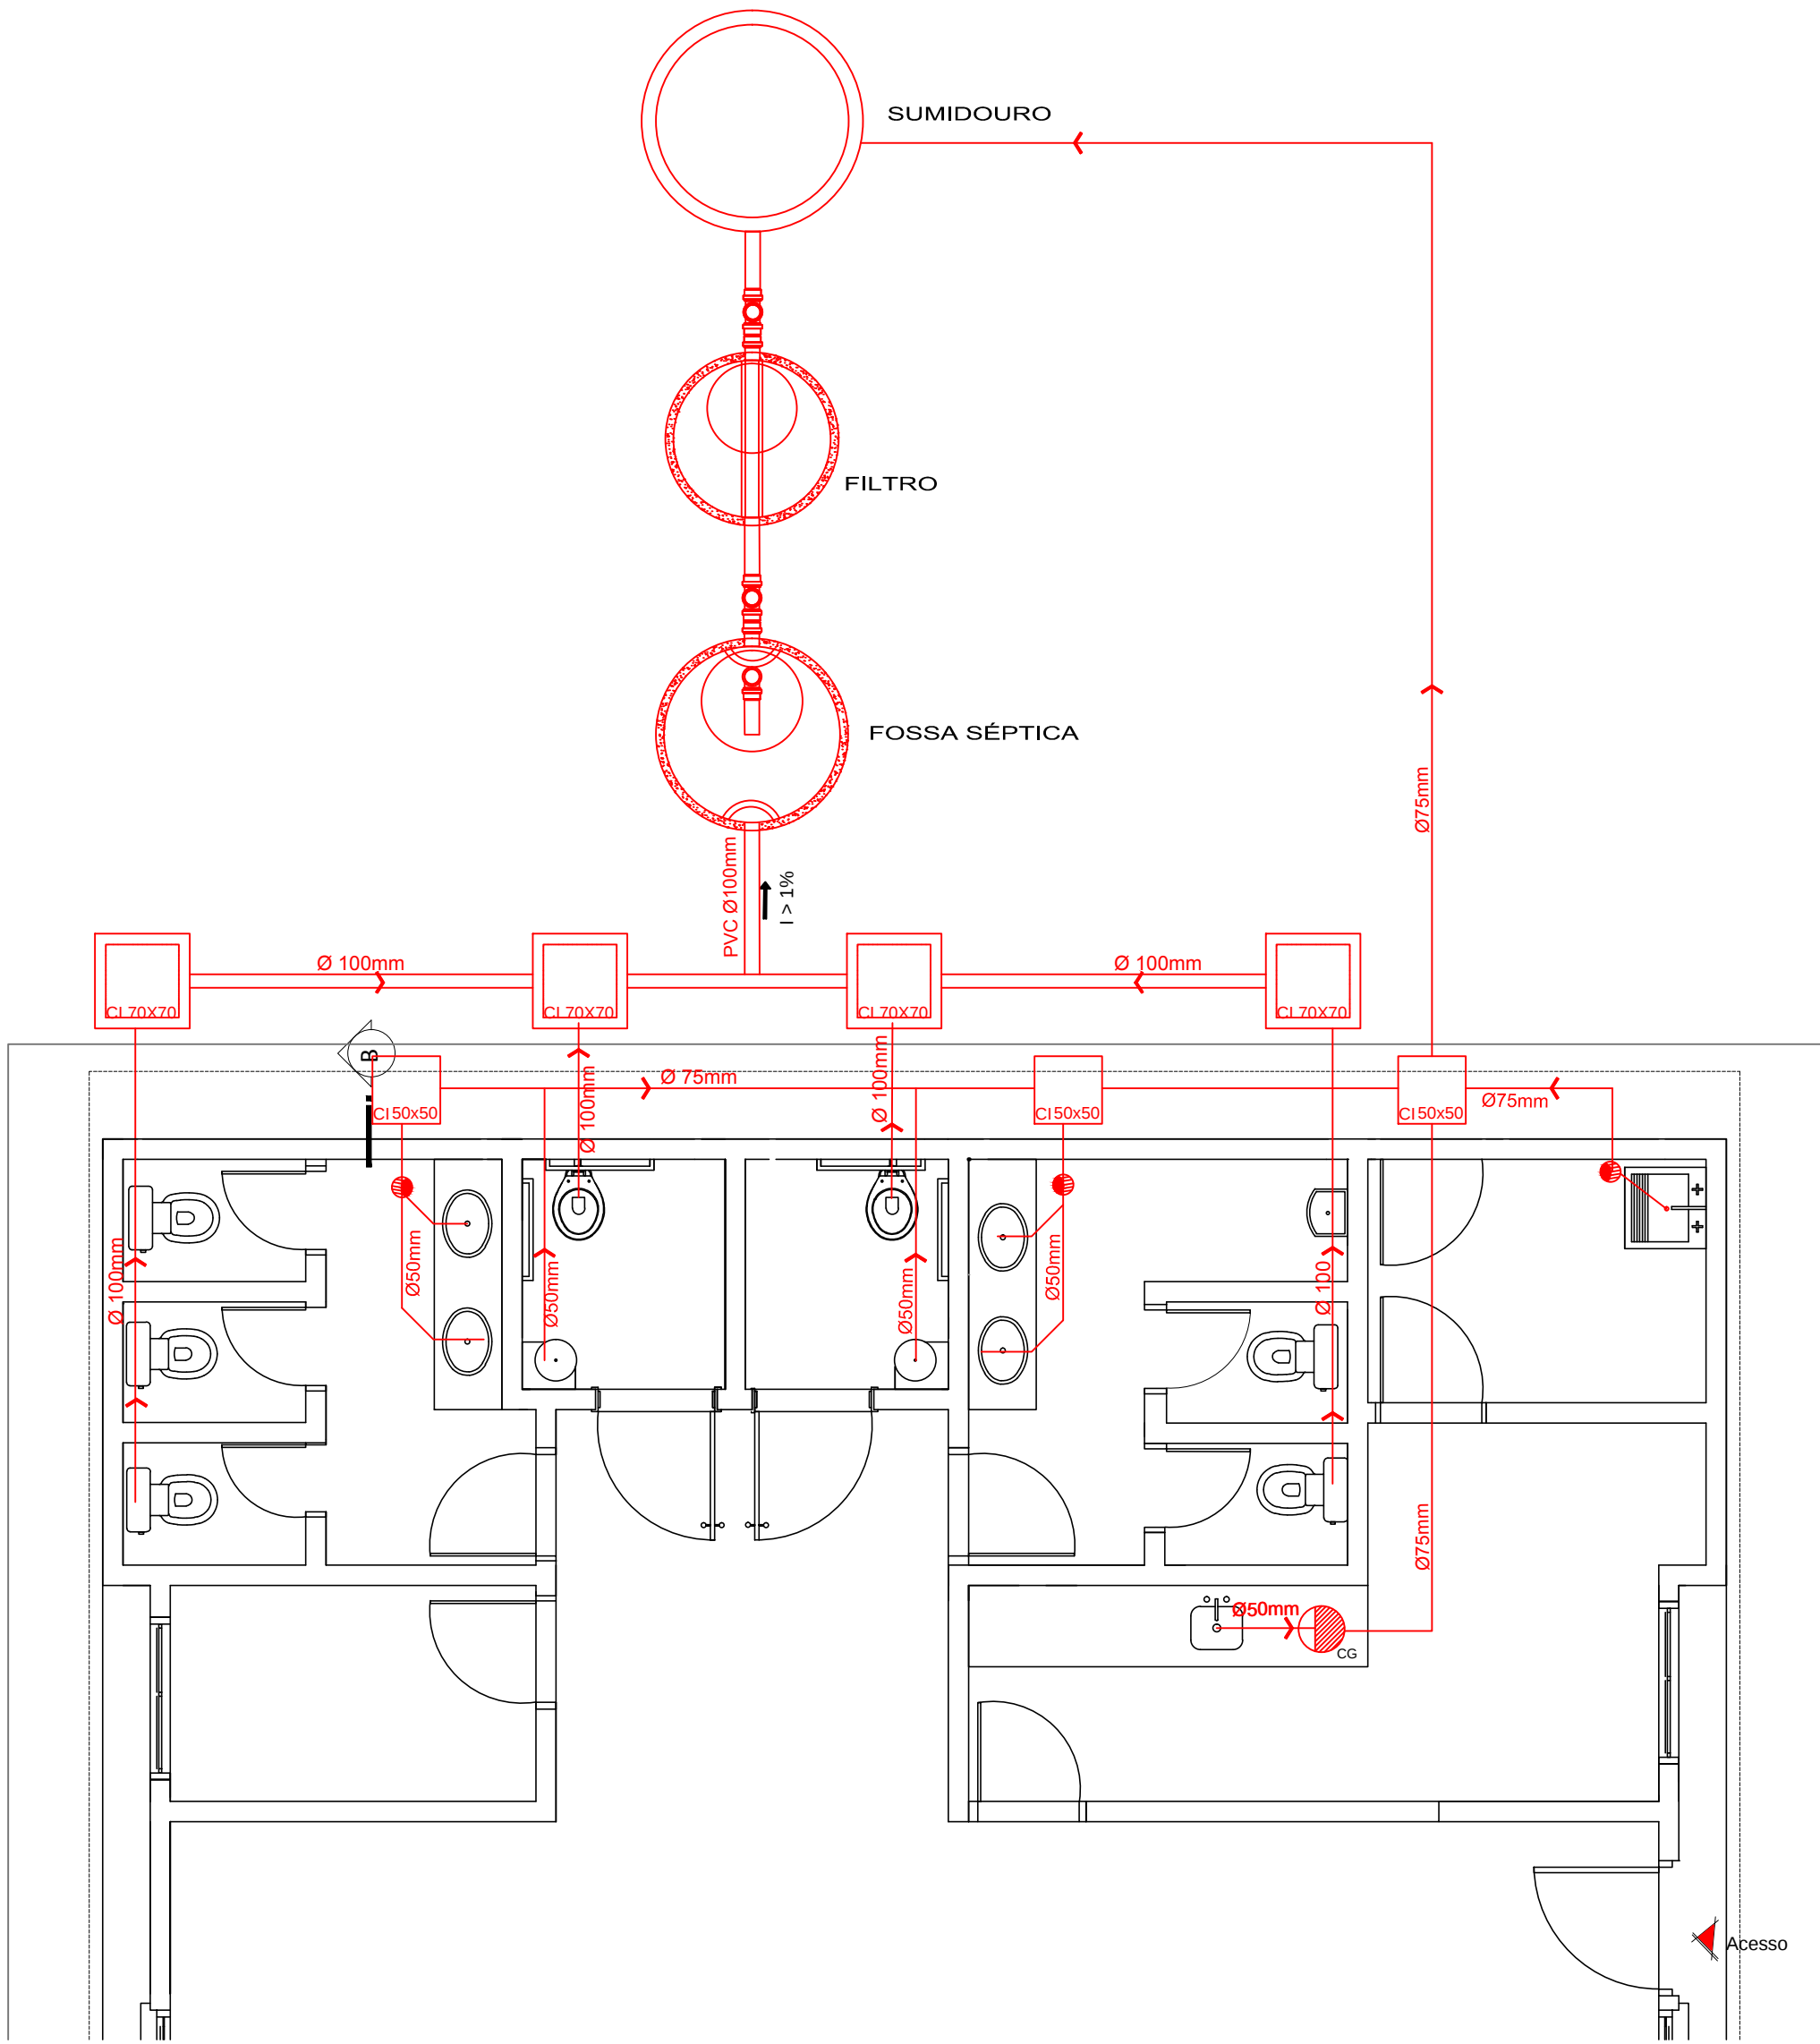

Planta Sanitário
Escala 1/50

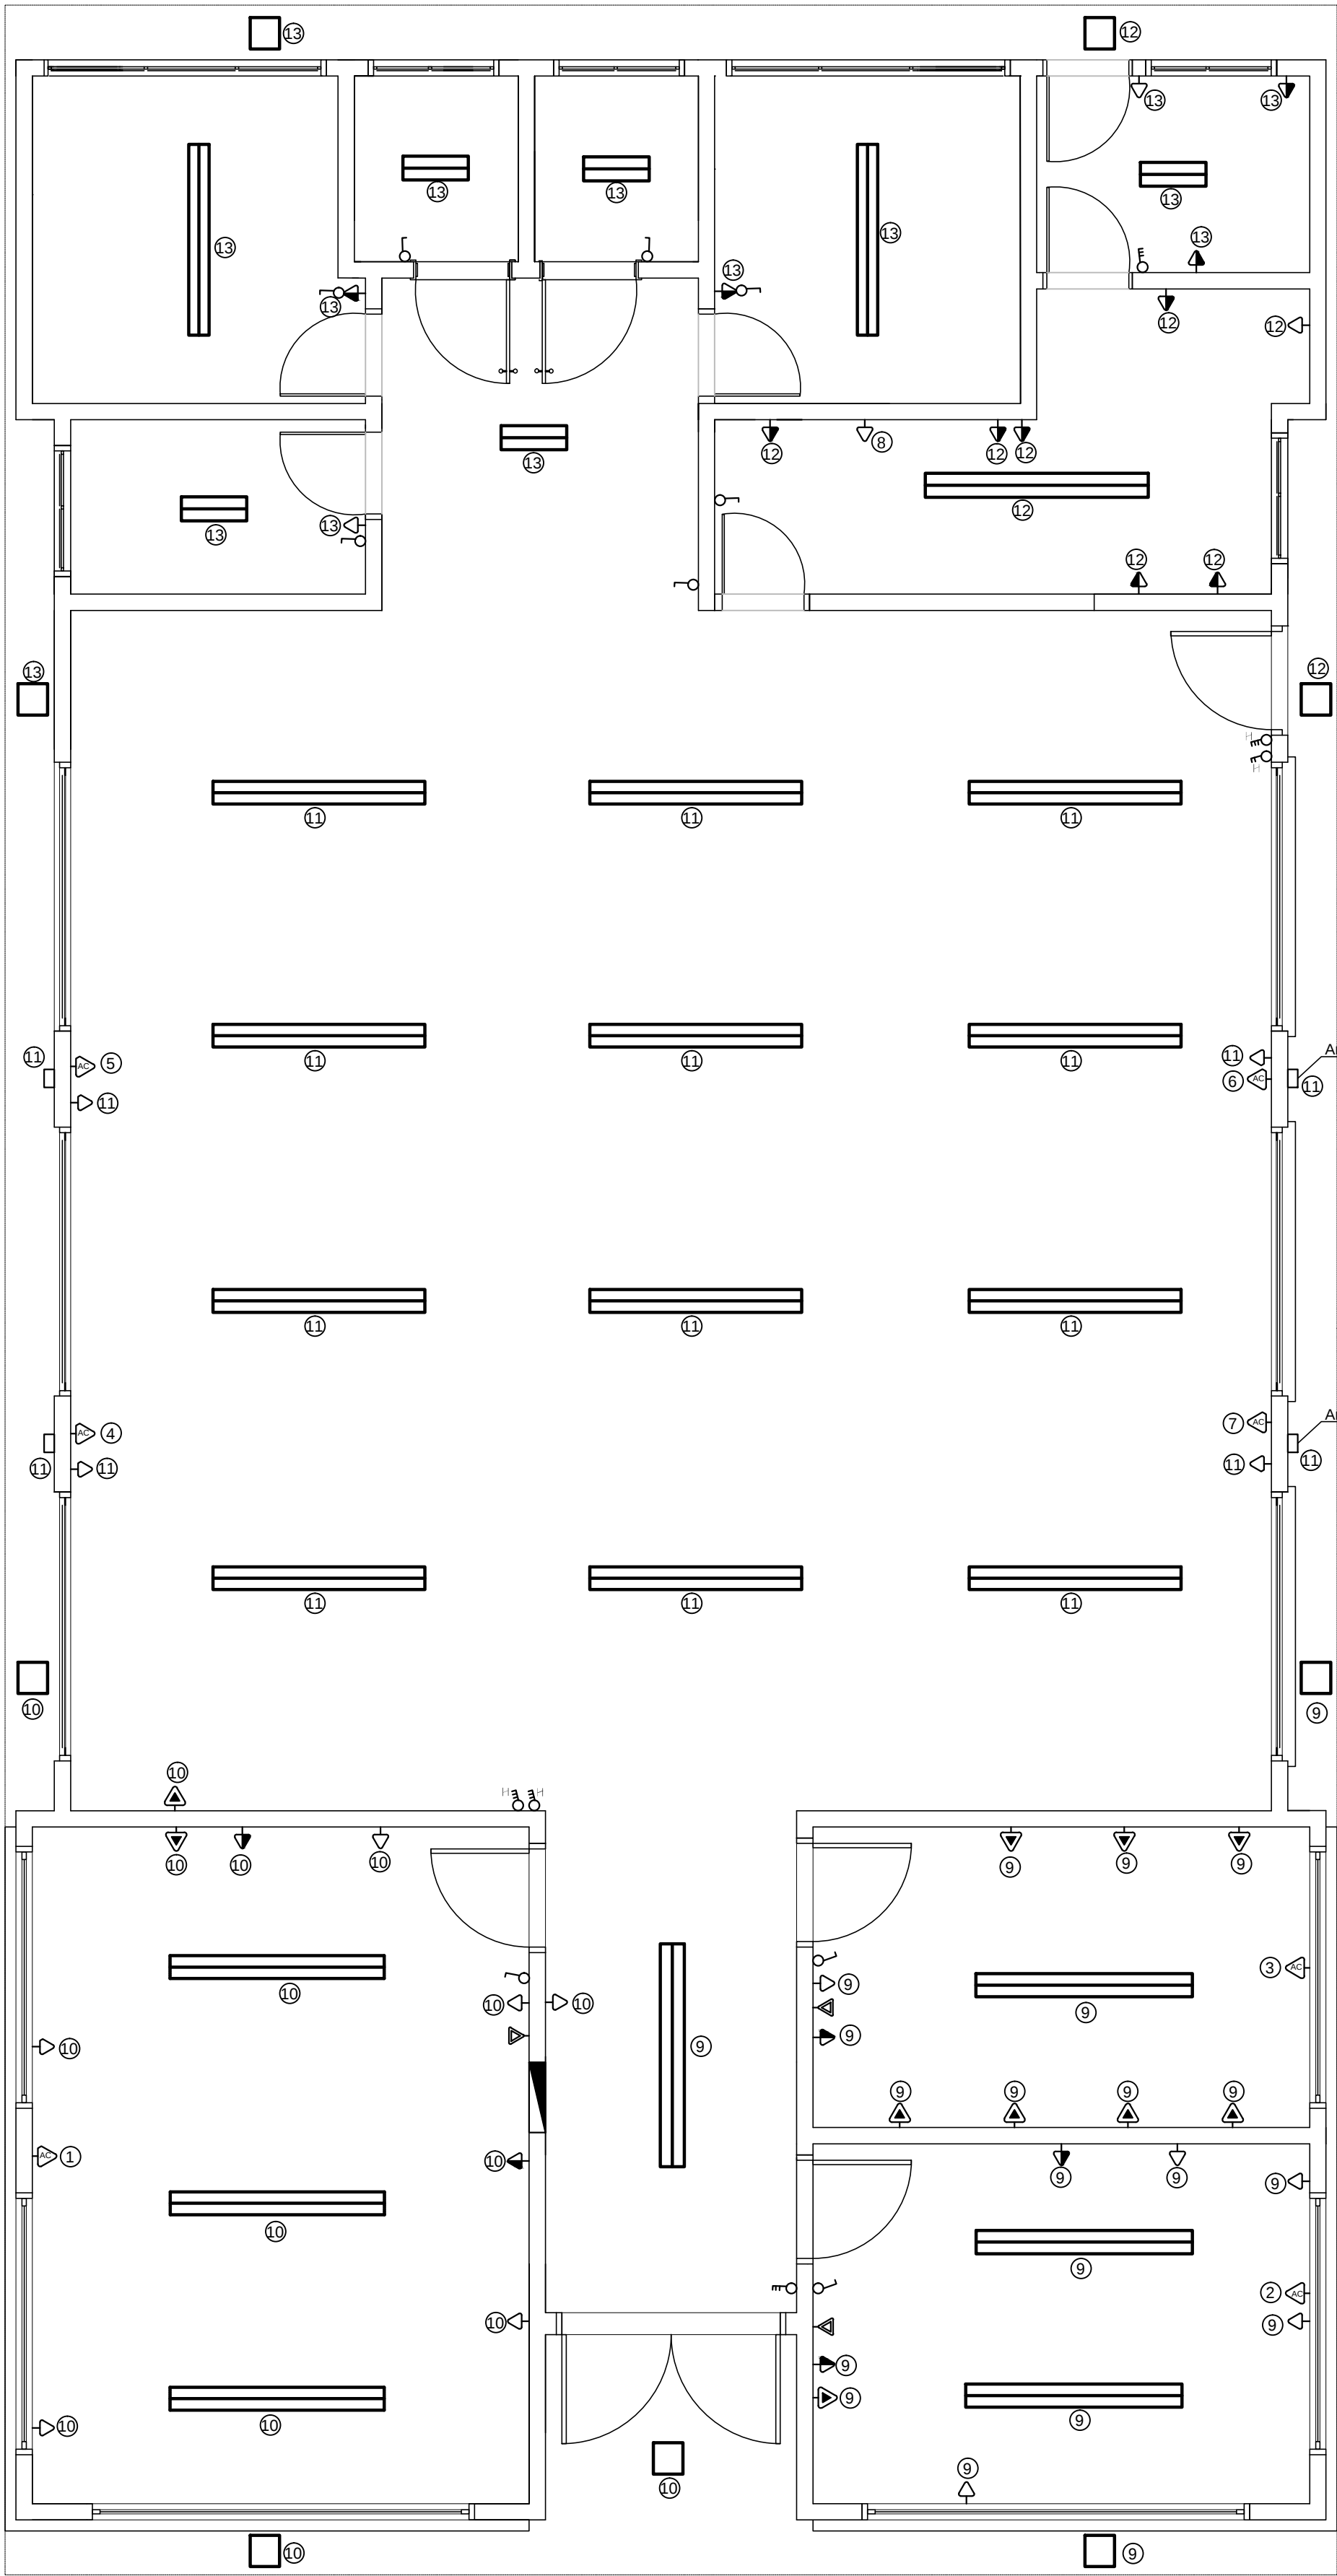

LEGENDA

- | | | |
|--------------|---------------------|-----------------|
| tomada baixa | interruptor simples | ar condicionado |
| tomada alta | interruptor triplo | computador |
| tomada média | interruptor hotel | CD |
| telefone | | |

Planta Baixa
Escala 1:50

QUADRO												
Circuito	Descrição	Tomadas 5400 (W)	Tomadas 2110 (W)	Tomadas 500 (W)	Tomadas 100 (W)	Lâmpada 20 (W)	Lâmpada 40 (W)	Lâmpada 60 (W)	Lâmpada 100 (W)	Pot. total (W)	Proteção (Ampère)	
1	Tom. Ar Cond. Sala Atividade Coletiva - 18000 btu		1							2110	30	
2	Tom. Ar Cond. Sala Direção/Reunões - 18000 btu		1							2110	30	
3	Tom. Ar Cond. Sala de Informática - 12000 btu		1							1247	30	
4	Tom. Ar Cond. Salão de Eventos - 18000 btu		1							2110	30	
5	Tom. Ar Cond. Salão de Eventos - 18000 btu		1							2110	30	
6	Tom. Ar Cond. Salão de Eventos - 18000 btu		1							2110	30	
7	Tom. Ar Cond. Salão de Eventos - 18000 btu		1							2110	30	
8	Tom. Tomada elétrica cozinha	1								5400	40	
9	Sala Direção/Reunão + Sala de Informática + Luminárias externa + Hall				16		8	2		2040	30	
10	Sala de atividade coletivo + Luminárias externas Luminárias externa acesso				10		6	2	1	1460	30	
11	Salão para eventos + arandelas externas				4		24		4	1760	30	
12	Cozinha + luminárias externas			3	4		2	2		2400	30	
13	Sanitários + depósito + circulação Áreas de Serv. + Luminárias externas				6	10	4	2		1080	30	
TOTAL		1	7	3	40	10	44	8	5	28047		



PREFEITURA MUNICIPAL
DE ITAARA-RS
(55) 3227-1122

Obra Centro Público de Convivência

Projeto Projetos Hidráulico - Sanitário - Elétrico

Cleop Vieira do Carmo
Prefeito Municipal

Eduardo David Lucca da Cunha
Engº Civil - CREA RS 68279

03/04

Escala

1/ 50

Área

261,63m²

Data

Junho/2016